

MAPA DO CELOW PROJEKTOWYCH

Województwo: opolskie

Gmina: Bierawa 160302_2

Obręb: Stare Koźle 0013

Położenie: dz. 375, 377/7, 381, 1178/6

Godło mapy zas.: 484-211-094,-142

Skala: 1 : 1000

Powiększenie: 1 : 500

G.6640.1.1381.2016

Dz. zam.: 6971/2016

Układ współrzędnych „2000”

Poziom odniesienia „Kronsztadt”

Sporządził dn.

GEODETA UPRAWNIONY
Nr upr. 11399 - zakresy 1,2,4

Zbigniew Maciejewski
47-220 KĘDZIERZYN-KOŹLE
ul. Piękna 2A

Usługi Geodezyjno-Kartograficzne S.C.
"GedMax"
ul. Piastowska 1, tel. 77 482 18 51
47-200 Kędzierzyn-Koźle
NIP: 749-14-39-825 REGON: 531145813

„Wykazane na niniejszej mapie granice nieruchomości zostały określone z wymaganą dokładnością pomiaru.”

Niniejsza mapa została wykonana bez ustalenia obciążeń dot. służebności gruntowych.”

STAROSTWO POWIATOWE
w Kędzierzynie-Koźlu
Wydział Geodezji, Kartografii,
Katastru i Nieruchomości
47-200 KĘDZIERZYN-KOŹLE
ul. Piastowska 15

Oświadczam, że niniejszy dokument został opracowany w wyniku prac geodezyjnych i kartograficznych, których załącznikiem jest operat techniczny wpisany do ewidencji materiałów państwowego zasobu geodezyjnego i kartograficznego.


Organ prowadzący państwowy zasób geodezyjny i kartograficzny: Starosta Powiatu Kędzierzyńskiego-Koźleńskiego


Podpis: P.1603.2017.754

Data wpisania operatu technicznego do ewidencji materiałów zasobu: 13.02.2017

Imię, nazwisko i podpis osoby reprezentującej organ: mgr inż. Miroczek

INSPEKTOR

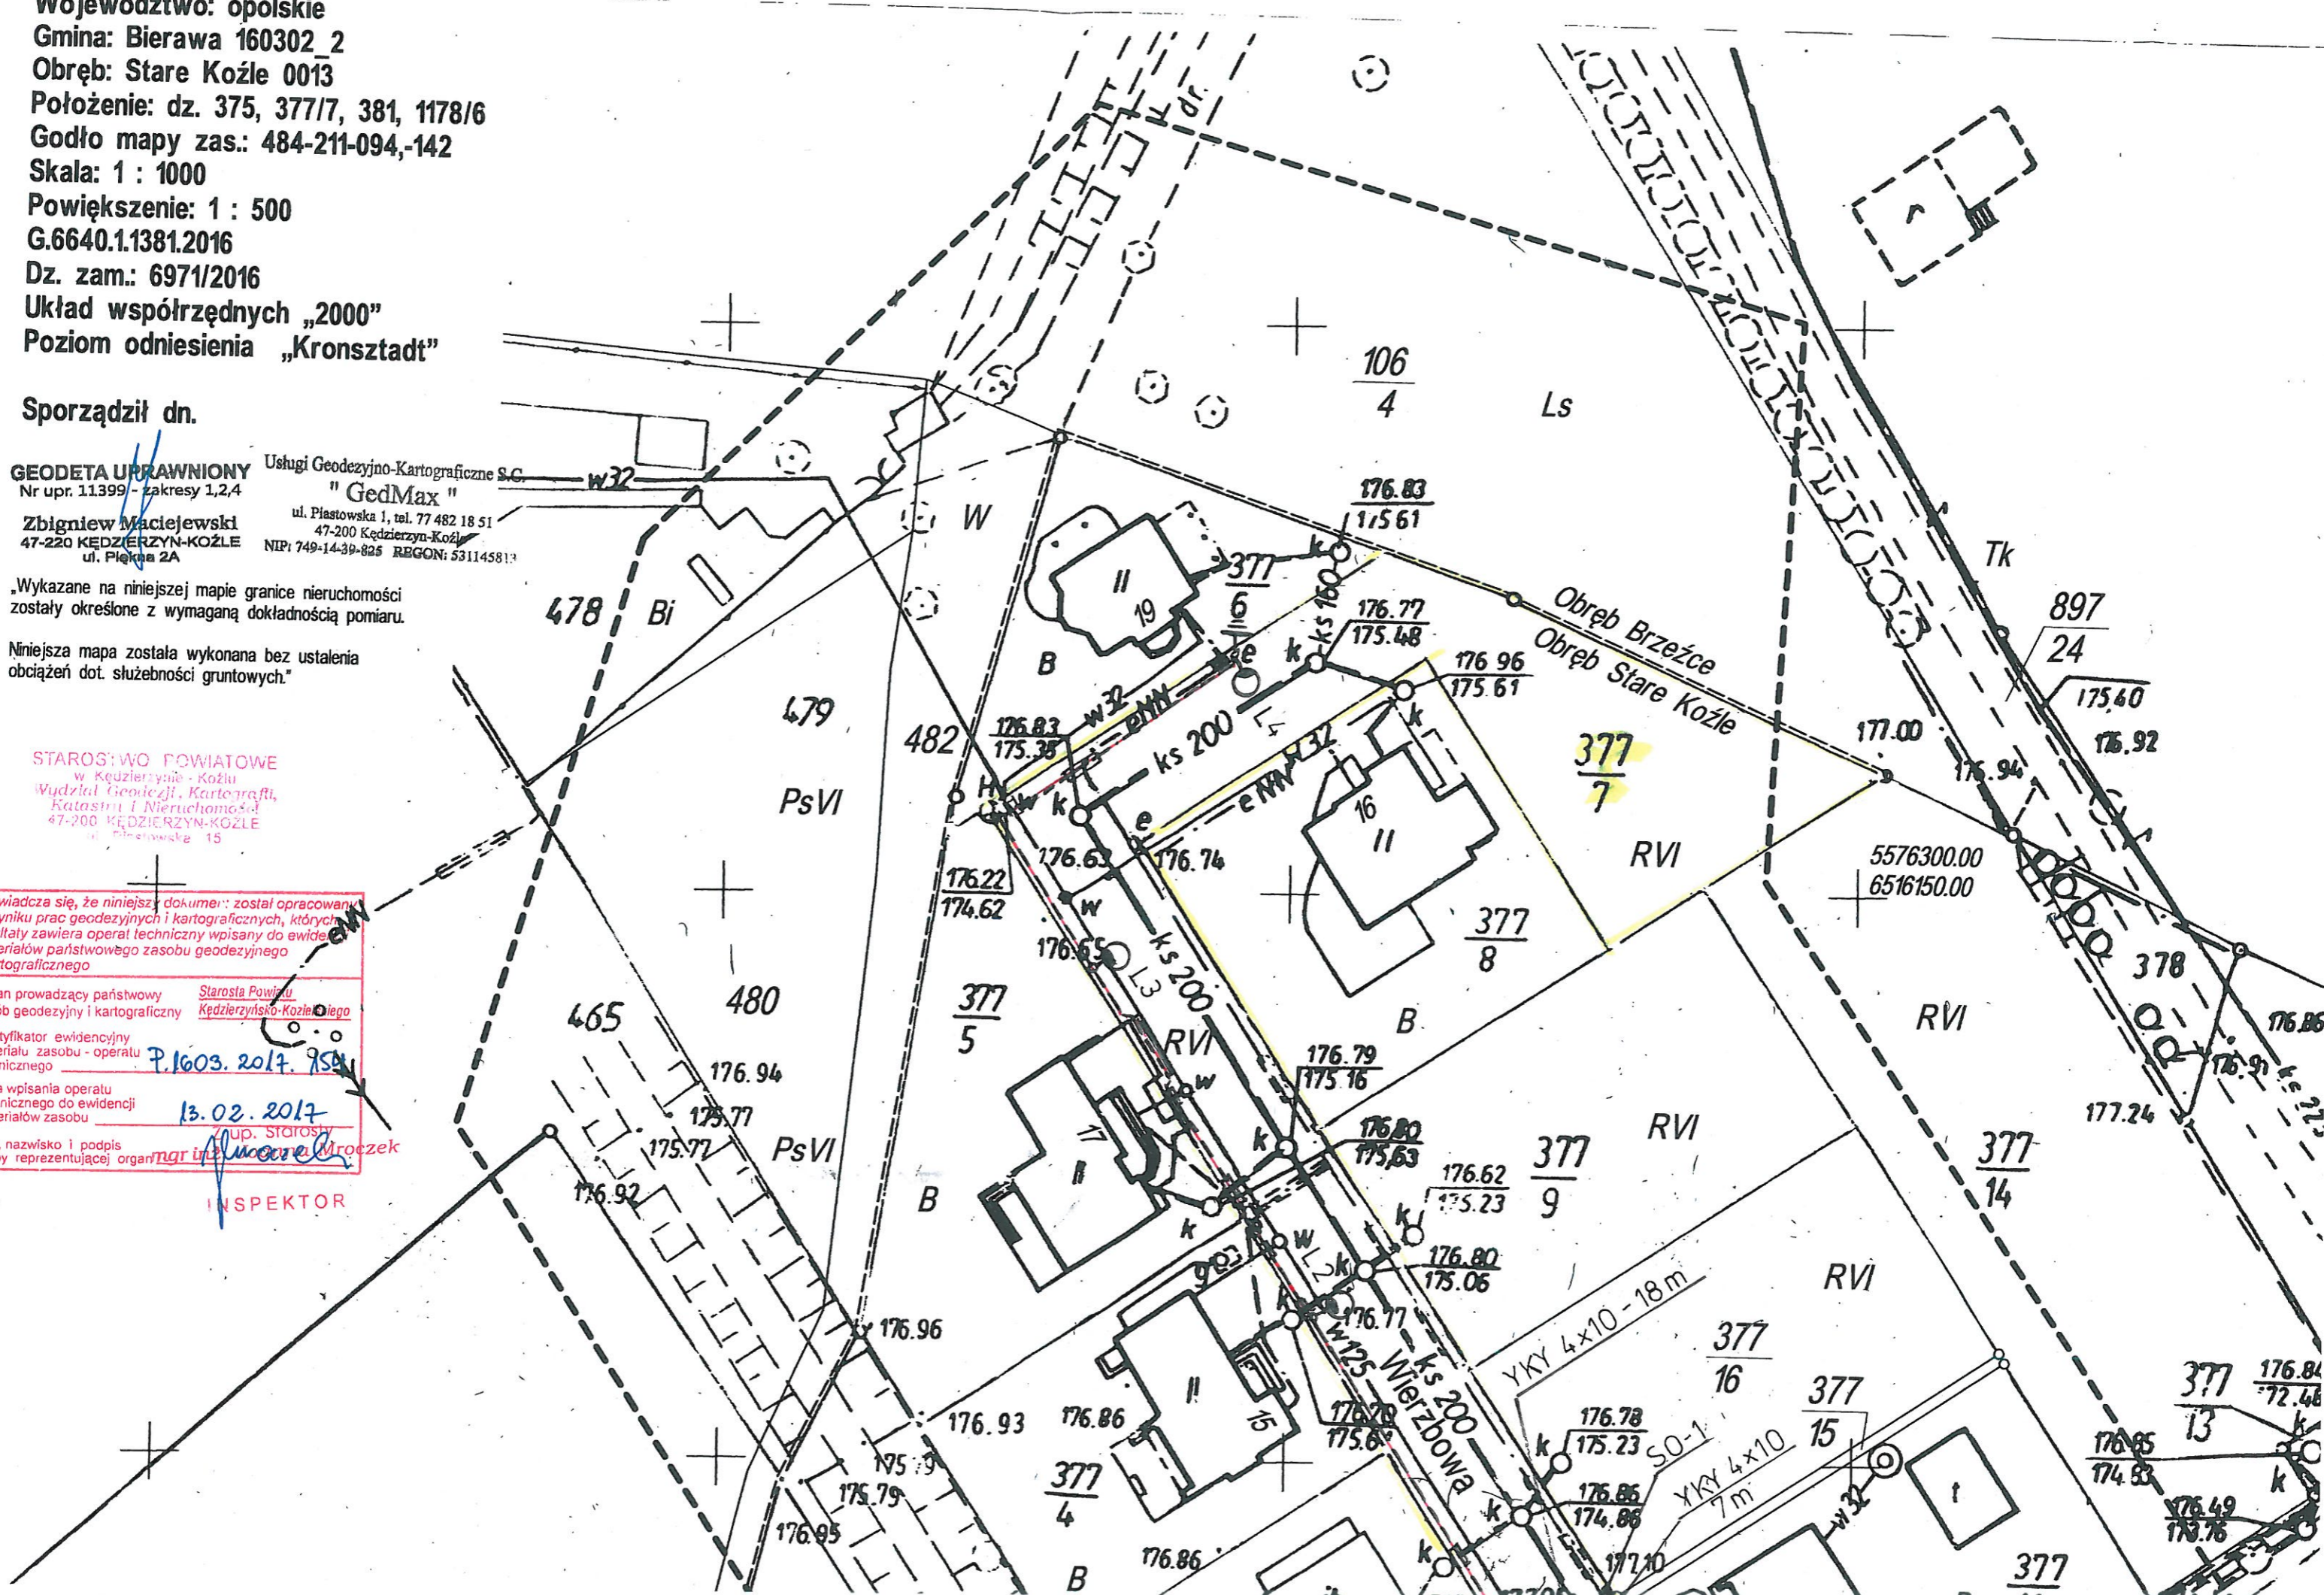

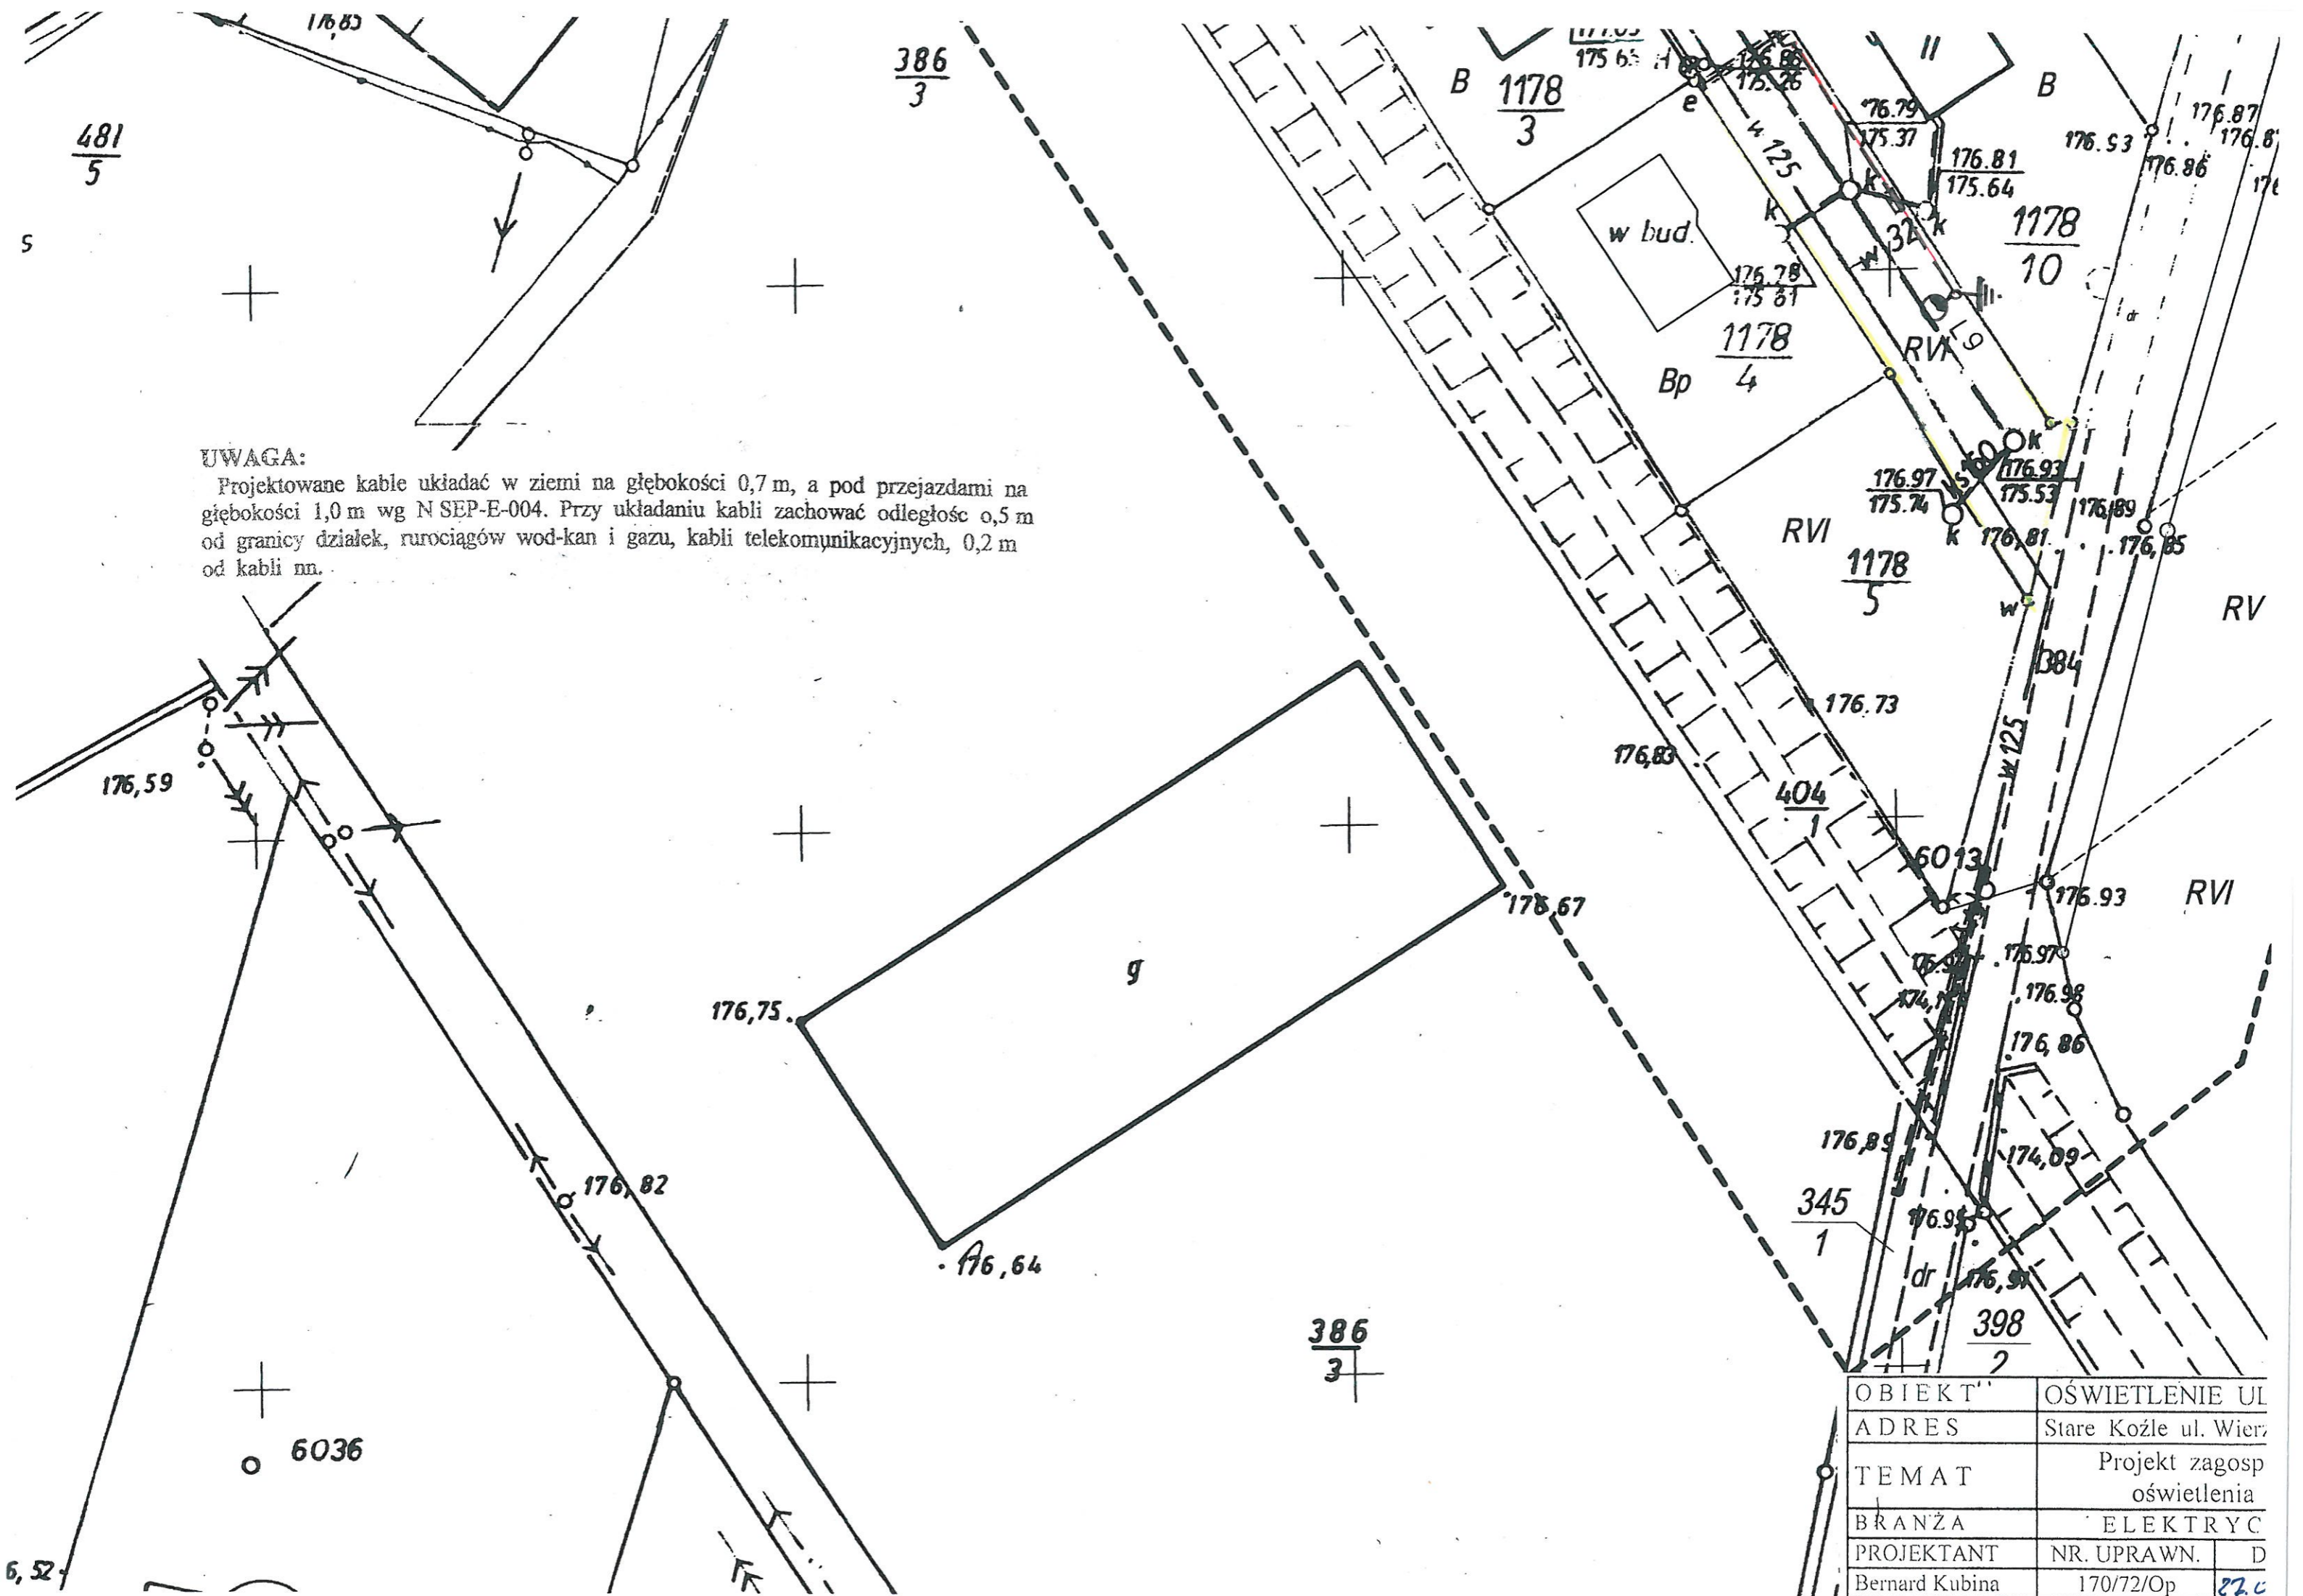

UWAGA:

Projektowane kable układać w ziemi na głębokości 0,7 m, a pod przejazdami na głębokości 1,0 m wg N SEP-E-004. Przy układaniu kabli zachować odległość 0,5 m od granicy działek, rurociągów wod-kan i gazu, kabli telekomunikacyjnych, 0,2 m od kabli nn.

OBIEKT	OŚWIETLENIE UL	
ADRES	Stare Koźle ul. Wierz	
TEMAT	Projekt zagosp oświetlenia	
BRANŻA	ELEKTRYC	
PROJEKTANT	NR. UPRAWN.	D
Bernard Kubina	170/72/Op	27.0