


PODSTAWA POD POMPE  
skala 1:25

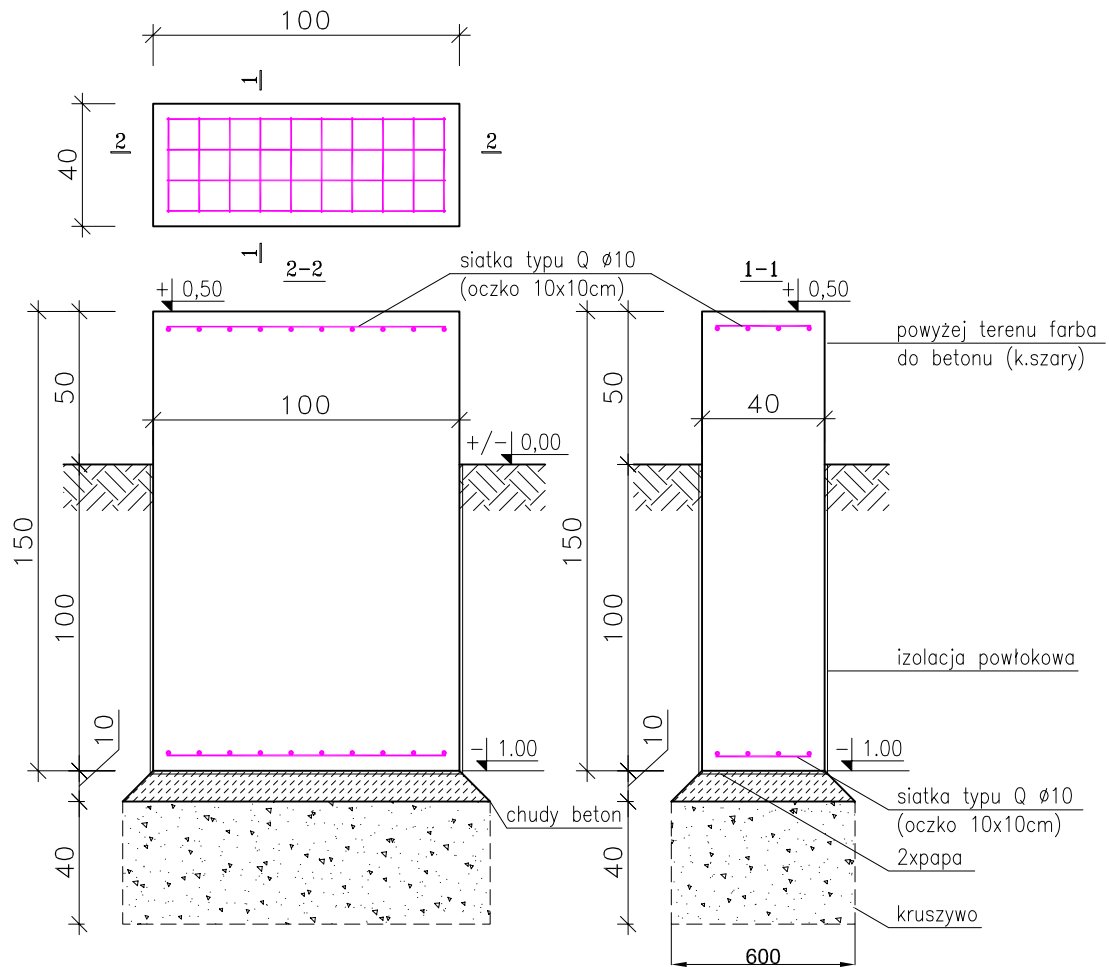

Klasa betonu B30 (C25/30)  
Wodoszczelność W6  
Otulina zbrojenia 5cm

**K&K**

**KAPICA KARPIAK TECHNIKA GRZEWCZA I SANITARNA**

44-200 RYBNIK UL. SZKOLNA 46, TEL. 32 4237177, 32 4229376

FAX. 32 4229377, EMAIL: kapicakarpiak1@gmail.com

Temat zadania:	<b>MODERNIZACJA SYSTEMU GRZEWCZEGO POPRZEC ZASTOSOWANIE POMP CIEPŁA W SZKOLE PODSTAWOWEJ W SOLARNI</b>	
Temat rysunku:	<b>PODSTAWA POD JEDNOSTKI ZEWNĘTRZNE POMP CIEPŁA</b>	Data: 12.2019
Oblekt:	Szkoła Podstawowa w Solarni ul. Raciborska 42, 42a, 47-244 Solarnia	Skala: 1:25
Inwestor:	Gmina Bierawa ul. Wojska Polskiego 12, 47-240 Bierawa	Nr rys. <b>IS6</b>
Projektant:	mgr inż. Wiesław Kapica	upr. nr SLK/5372/PWBS/15
Sprawdzający:	mgr inż. Katarzyna Buchman	upr. nr SLK/5636/PWBS/15